



Widok po otwarciu drzwiczek

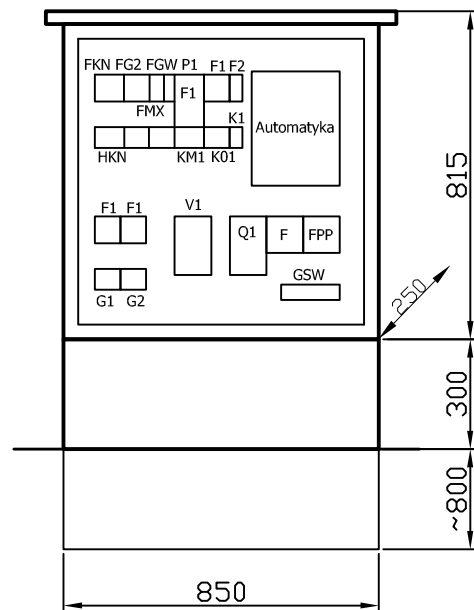

Widok drzwiczek

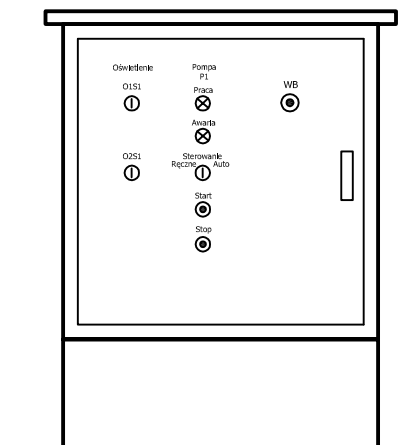

- Obudowa z tworzywa IP43 z wentylacją labiryntową, ustawienie na fundamencie betonowym wolnostojące
- Doprowadzenie kabli od dołu przez dławice De

Wykonawca: BS i PP "EKOMETRIA" Sp. z o.o. w Gdańsku			Zamawiający: Zakład Wodociągów i Kanalizacji w Trzebiatowie		
Projektant: W.Orzechowski	Upr. nr:	Podpis:	Inwestycja: KOMPOSTOWNIA OSADU NADMIERNEGO		
Projektant: M.Mojżuk	Upr. nr:	Podpis:			
Projektant: A.Majewski	Upr. nr:	Podpis:	Nazwa rysunku: Rozdzielnica RK. Zestawienie.		
Sprawdził: A.Majewski	Upr. nr:	Podpis:			
Data wykonania: 2008 r.	Stadium: Projekt budowlany	Część: Elektryczna i Automatyka	Skala: 1:20	Nr archiwalny: EKO-196.2	Nr rysunku: E-7