


OBIEKT: Oczyszczalnia Ścieków - Trzebiatów działka nr 385/3, 385/4 Gmina: Trzebiatów gmina Obręb: Chelm Gryficki Pow. gryficki Woj. Zachodniopomorskie	
SKALA: 1 : 500	
Wykonano metodą:	
a) ręcznie	b) rastrowo c) wektorowo
Kierownik roboty:	Wykonano w ramach roboty geodezyjnej: KERG nr: 620/2007 zgłoszonej w PODGiK w Gryficach
Wtórnik niniejszy sporządzono przy wykorzystaniu: mapy zasadniczej w skali 1:500 (układ „65”) sekcja nr: 321.424.0142, 0231 danych branzowych części uzbrojenia podziemnego 1. pomiaru dodatkowych elementów (rządne wejść, drzewostan) 2. opracowanych geodezyjnie elementów planu zagospodarowania przestrzennego (linie regulacyjne, osie ulic)	
Na niniejszym wtórniku wykazano następujące projekty obiektów budowlanych, w tym uzbrojenia podziemnego terenu: 1. Projekt ZUDP – brak	
Punkty osnowy geodezyjnej o numerach: brak Podlegają ochronie – art. 15, art. 48 ust. 1 pkt. 3 Prawa Geodezyjnego i Kartograficznego (Dz. U. z 1989 r. nr 30, poz. 163 z późniejszymi zmianami)	
Informacje dodatkowe: 1. zakres pomiaru 2. Mapa sporządzona zgodnie z obowiązującymi przepisami. 3. Redakcja znaków zgodna z instrukcją techniczną „K-1 Podstawowa mapa Kraju”. 4. Mapa nadaje się do celów projektowych 5. Stopień kartometryczności wtórnika jest zgodny z przepisami instrukcji technicznej „K-1 Podstawowa mapa Kraju”. 6. Wszelkie trwałe obiekty budowlane podlegają wytyczeniu przez jednostkę wykonawstwa geodezyjnego. 7. Nie wyklucza się istnienia w terenie również uzbrojenia o których brak było informacji branzowych i nie zostały odnalezione w czasie inwentaryzacji geodezyjnej.	
Uzbrojenie podziemne opracowano na podstawie: 1. danych branzowych – literą B 2. pośredniego ustalenia przebiegu aparaturą elektromagnetyczną – z literą A 3. bezpośrednich pomiarów powykonawczych - bez litery	Wpisano do rejestru wtórników: <div>STAROSTWO POWIATOWE W GRYFICACH (nazwa organu gromadzącego zasób) POWIATOWY OŚRODEK DOKUMENTACJI GEODEZYJNEJ I KARTOGRAFICZNEJ W GRYFICACH (określenie ośrodka dokumentacji geodezyjnej i kartograficznej)</div> <div>Na podstawie art. 40 ust. 2 i ust. 3 ustawy z dnia 17 maja 1989 r. - Prawo geodezyjne i kartograficzne (Dz. U. nr 30 poz. 163, z późniejszymi zmianami) niniejszy dokument został przyjęty do państwowego zasobu geodezyjnego i kartograficznego i stanowi własność Skarbu Państwa. Dokument wpisano do ewidencji zasobu powiatowego</div> <div>W dniu 08.08.2007 r. nr ewidencyjny Kerg: 620/2007</div> <div>GRYFICE, 08.08.2007 r.</div> <div>PODGiK w Gryficach Wpisano do rejestru wtórników pod nr: Wtórnik sporządzono z materiałów zaewidencjonowanych w PODGiK w Gryficach pod nr KERG: 620/2007</div>
Aktualność wtórnika na dzień:	(miejscowość i data) (imię i nazwisko, podpis stanowisko służbowe osoby upoważnionej)
Gryfice, 08.08.2007 r.	
Kierownik jednostki wykonawstwa geodezyjnego:	

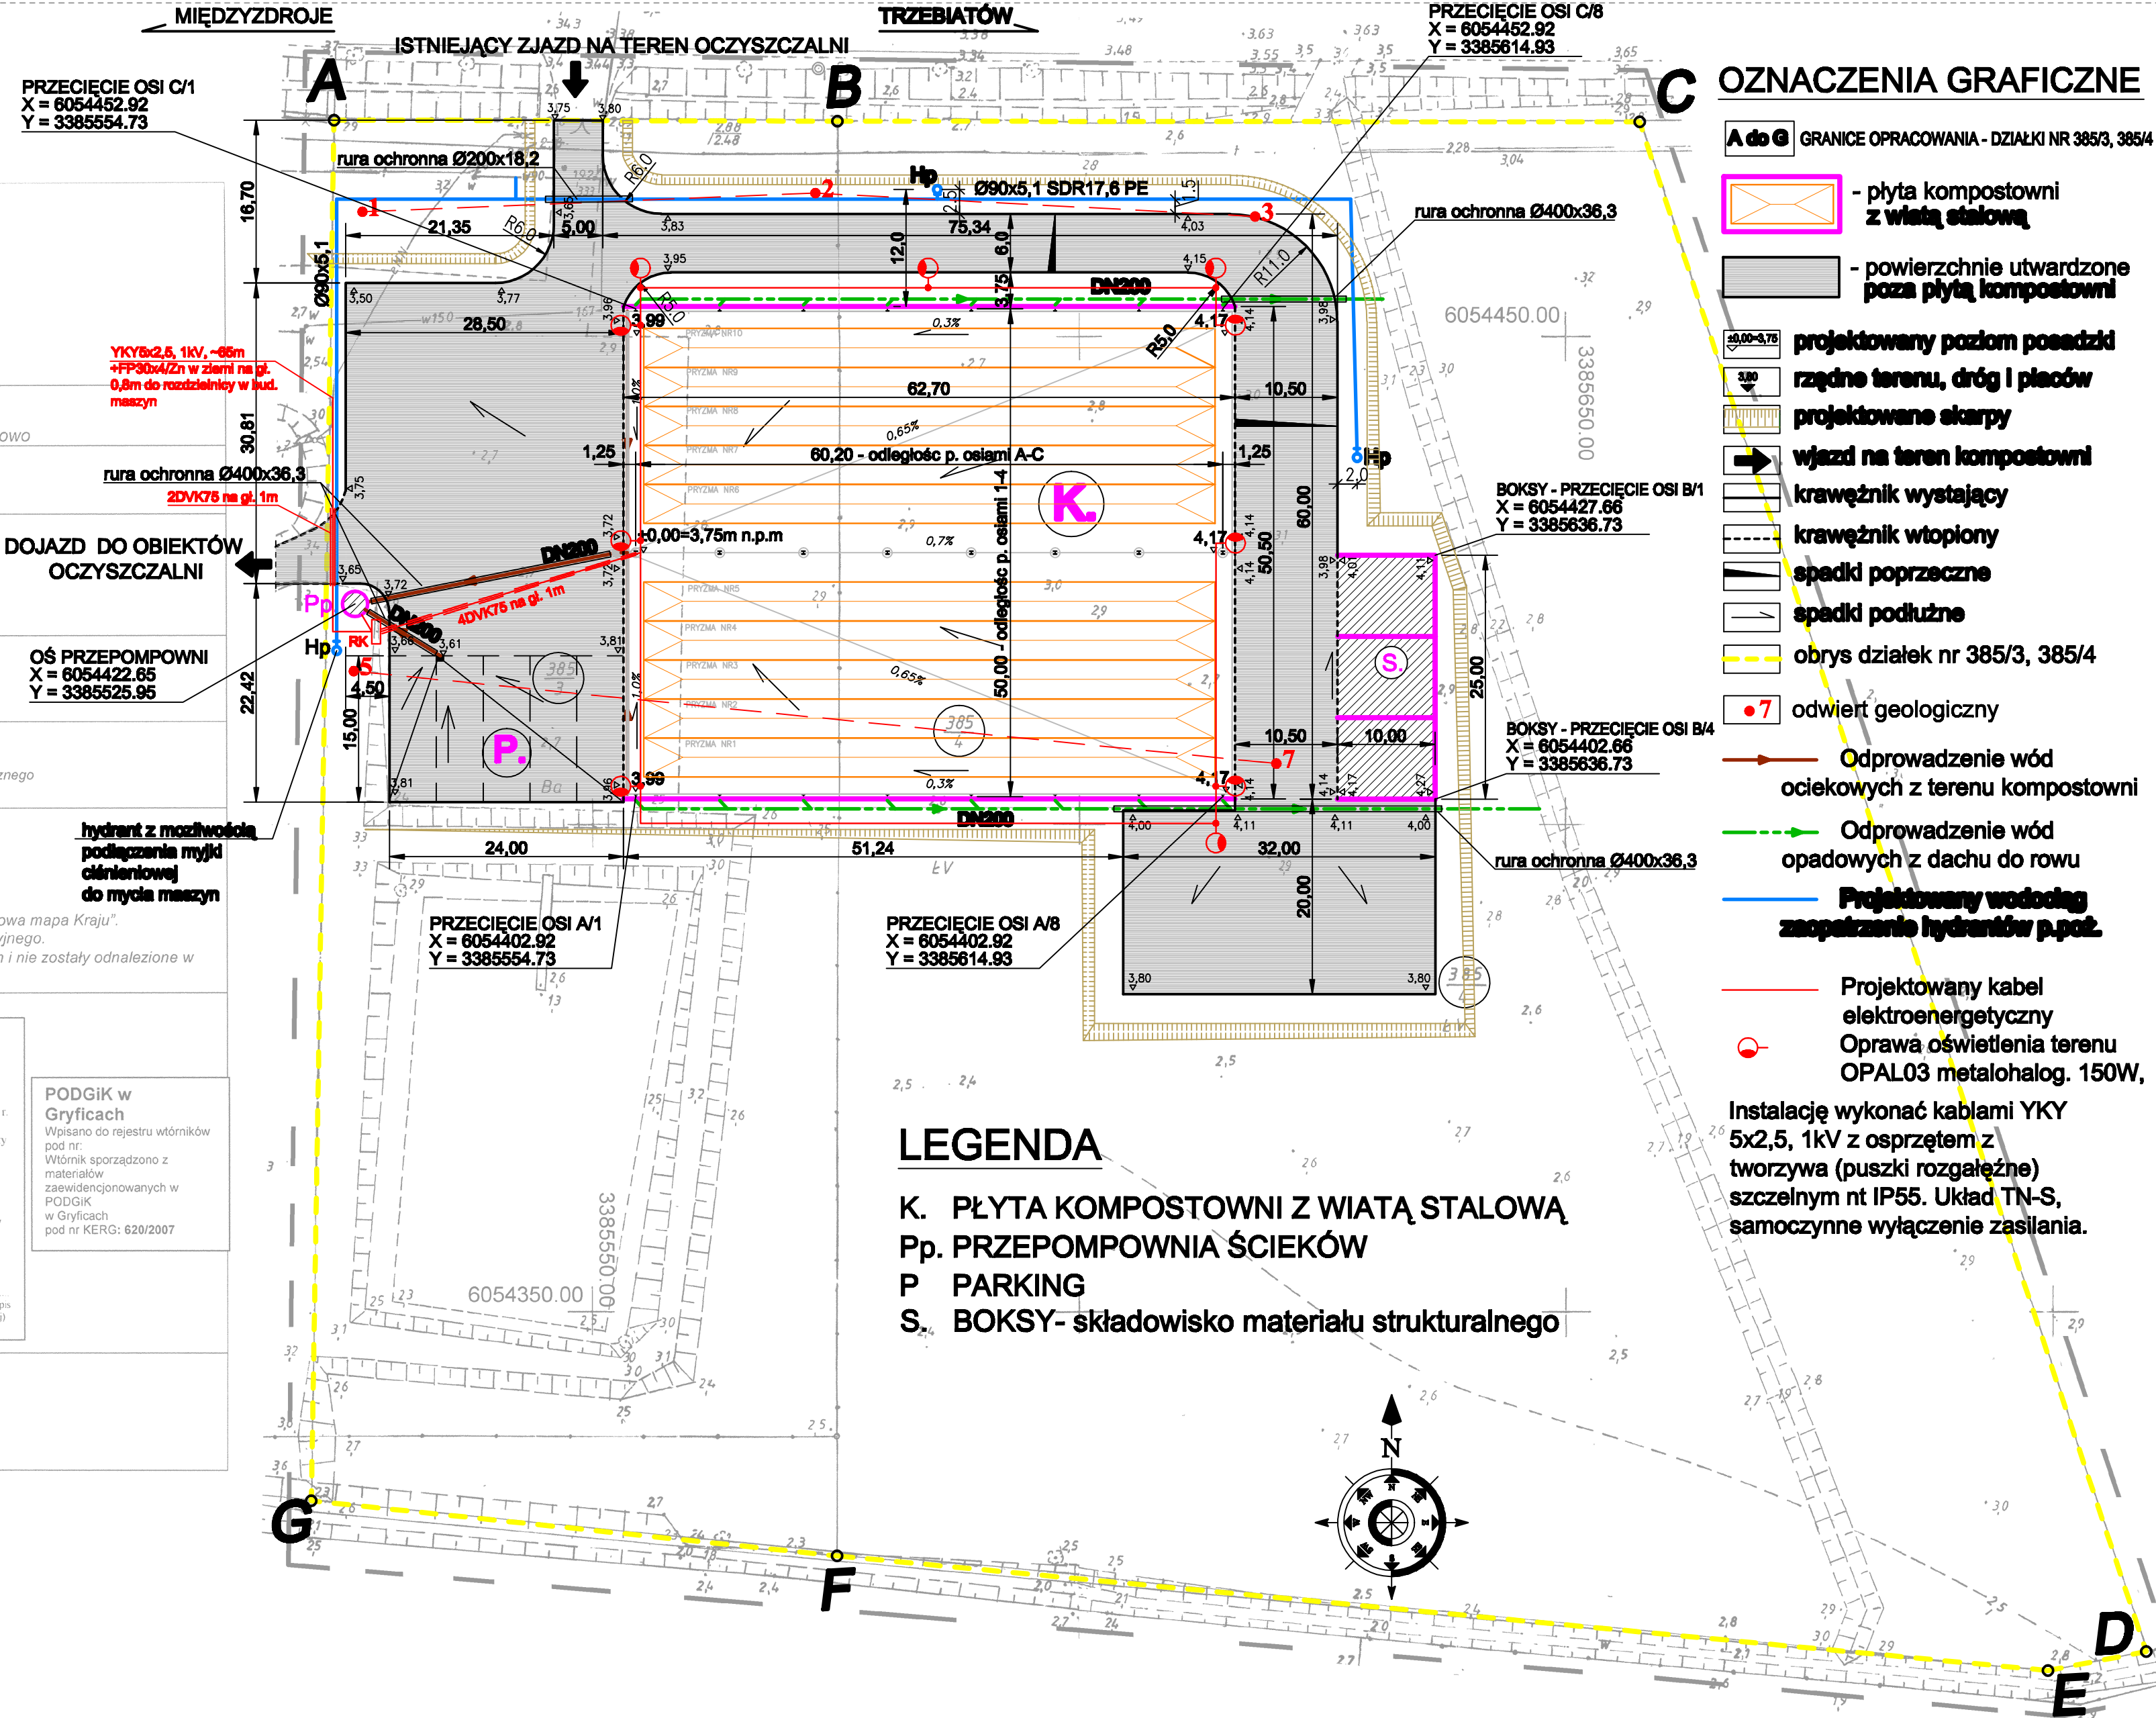

OZNACZENIA GRAFICZNE

A do G GRANICE OPRACOWANIA - DZIAŁKI NR 385/3, 385/4

- płyta kompostowni z wiatą stalową
- powierzchnie utwardzone poza płytą kompostowni
- projektowany poziom posadzki rządne terenu, dróg i placów
- projektowane skarpy
- wjazd na teren kompostowni
- krawężnik wystający
- krawężnik wtopiony
- spadki poprzeczne
- spadki podłużne
- obrys działek nr 385/3, 385/4
- odwiert geologiczny
- Odprowadzenie wód ociekowych z terenu kompostowni
- Odprowadzenie wód opadowych z dachu do rowu
- Projektowany wodociąg zaopatrzenie hydrantów p.poż.
- Projektowany kabel elektroenergetyczny  
Oprawa oświetlenia terenu  
OPAL03 metalohalog. 150W,

Instalację wykonać kablami YKY 5x2,5, 1kV z osprzętem z tworzywa (puszki rozgałęźne) szczelnym nt IP55. Układ TN-S, samoczynne wyłączenie zasilania.

LEGENDA

- K. PŁYTA KOMPOSTOWNI Z WIATĄ STALOWĄ
- Pp. PRZEPOMPOWNI ŚCIEKÓW
- P PARKING
- S. BOKSY- składowisko materiału strukturalnego

Wykonawca: BS i PP "EKOMETRIA" Sp. z o.o. ul. Elbląska 66, 80-761 Gdańsk	Zamawiający: ZAKŁAD WODOCIĄGÓW i KANALIZACJI w TRZEBIATOWIE
Podwykonawca: "PROKON" Pracownia Projektowa ul. Banacha 12, 76-200 Słupsk	Inwestor: Oczyszczalnia ścieków w Trzebiatowie Kompostownia osadu nadmiernego
Projektant: arch. Aleksandra Narkowicz-Pala	Obiekt: Kompostownia osadu nadmiernego
Upc. nr: BK.IIF.7324/64/94	Nazwa rysunku: Projekt zagospodarowania terenu Plansza zbiorcza. Wymiarowanie
Oprowadzi: arch. Janusz Kaczmarek	
Upc. nr: 493/88/PW	
2007 r.	Stadium: Projekt budowlany
	Całość: Urbanistyczna
	Skala: 1:500
	Nr archiwizacji: EKO-196.3
	Nr rysunku: 1