


UWAGI

SYSTEM OCHRONY OD PORAŻEŃ – SZYBKE WYŁĄCZANIE ZA POŚRENICTWEM WKŁADEK BEZPIECZNIKOWYCH INSTALACYJNYCH ORAZ WYŁĄCZNIKÓW NADMIAROWPRĄDOWYCH TYPU S 300.
TABLICĘ INSTALOWAĆ W OBUDOWIE IZOLACYJNEJ NASCIENNEJ PRZY ZESTAWIE TABLICY ADMINISTRACYJNEJ to
KAŻDĄ OPRAWĘ OŚWIETLENIA ULICZNEGO ZABEZPIECZYĆ WKŁADKĄ BEZPIECZNIKOWĄ 4A
UKŁAD SIECI TN-S

Lo1 NUMER SŁUPA
SŁUP OŚWIETLENIOWY STAŁOWY PARKOWY H=4.5m
Z OPRAWĄ OŚWIETLENIOWĄ SODOWĄ TYPU URBANA O MOCY 70W
KO STYCZNIK SM320 230V
ZA ZEGAR ASTRONOMICZNY

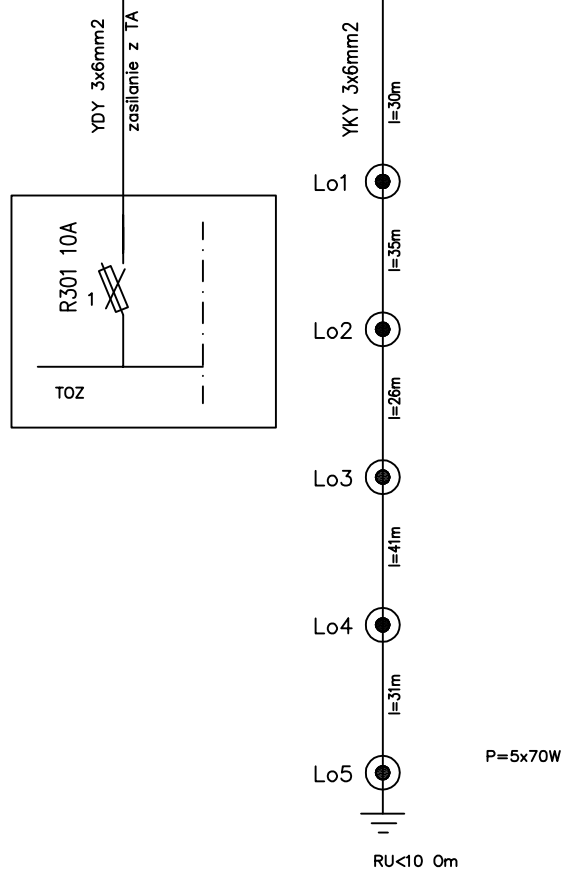

SKALA 1:500

obiekt / adres	CZTERY BUDYNKI MIESZKALNE NA OSIEDLU KOŁOBRZESKIM W TRZEBIATOWIE	data 04/200
branża / faza	INSTALACJE ELEKTRYCZNE/PB	4.2 nr rys.
treść rysunku	SCHEMAT IDEOWY ZASILANIA OŚWIETLENIA TERENU PRZY BUDYNKACH	
projektował	mgr inż. Teresa WIECZOREK upr. 236/Sz/82	
sprawdził	mgr inż. Jolanta WYSZOMIRSKA upr. 205/Sz/84	

ANDRZEJ FRYDRYCKI USŁUGI PROJEKTOWE ul. FIELDORFA 19/4 71-075 SZCZECIN, TEL 852-49-02, 608-609-899