


RZUT PARTERU
SKALA 1:100

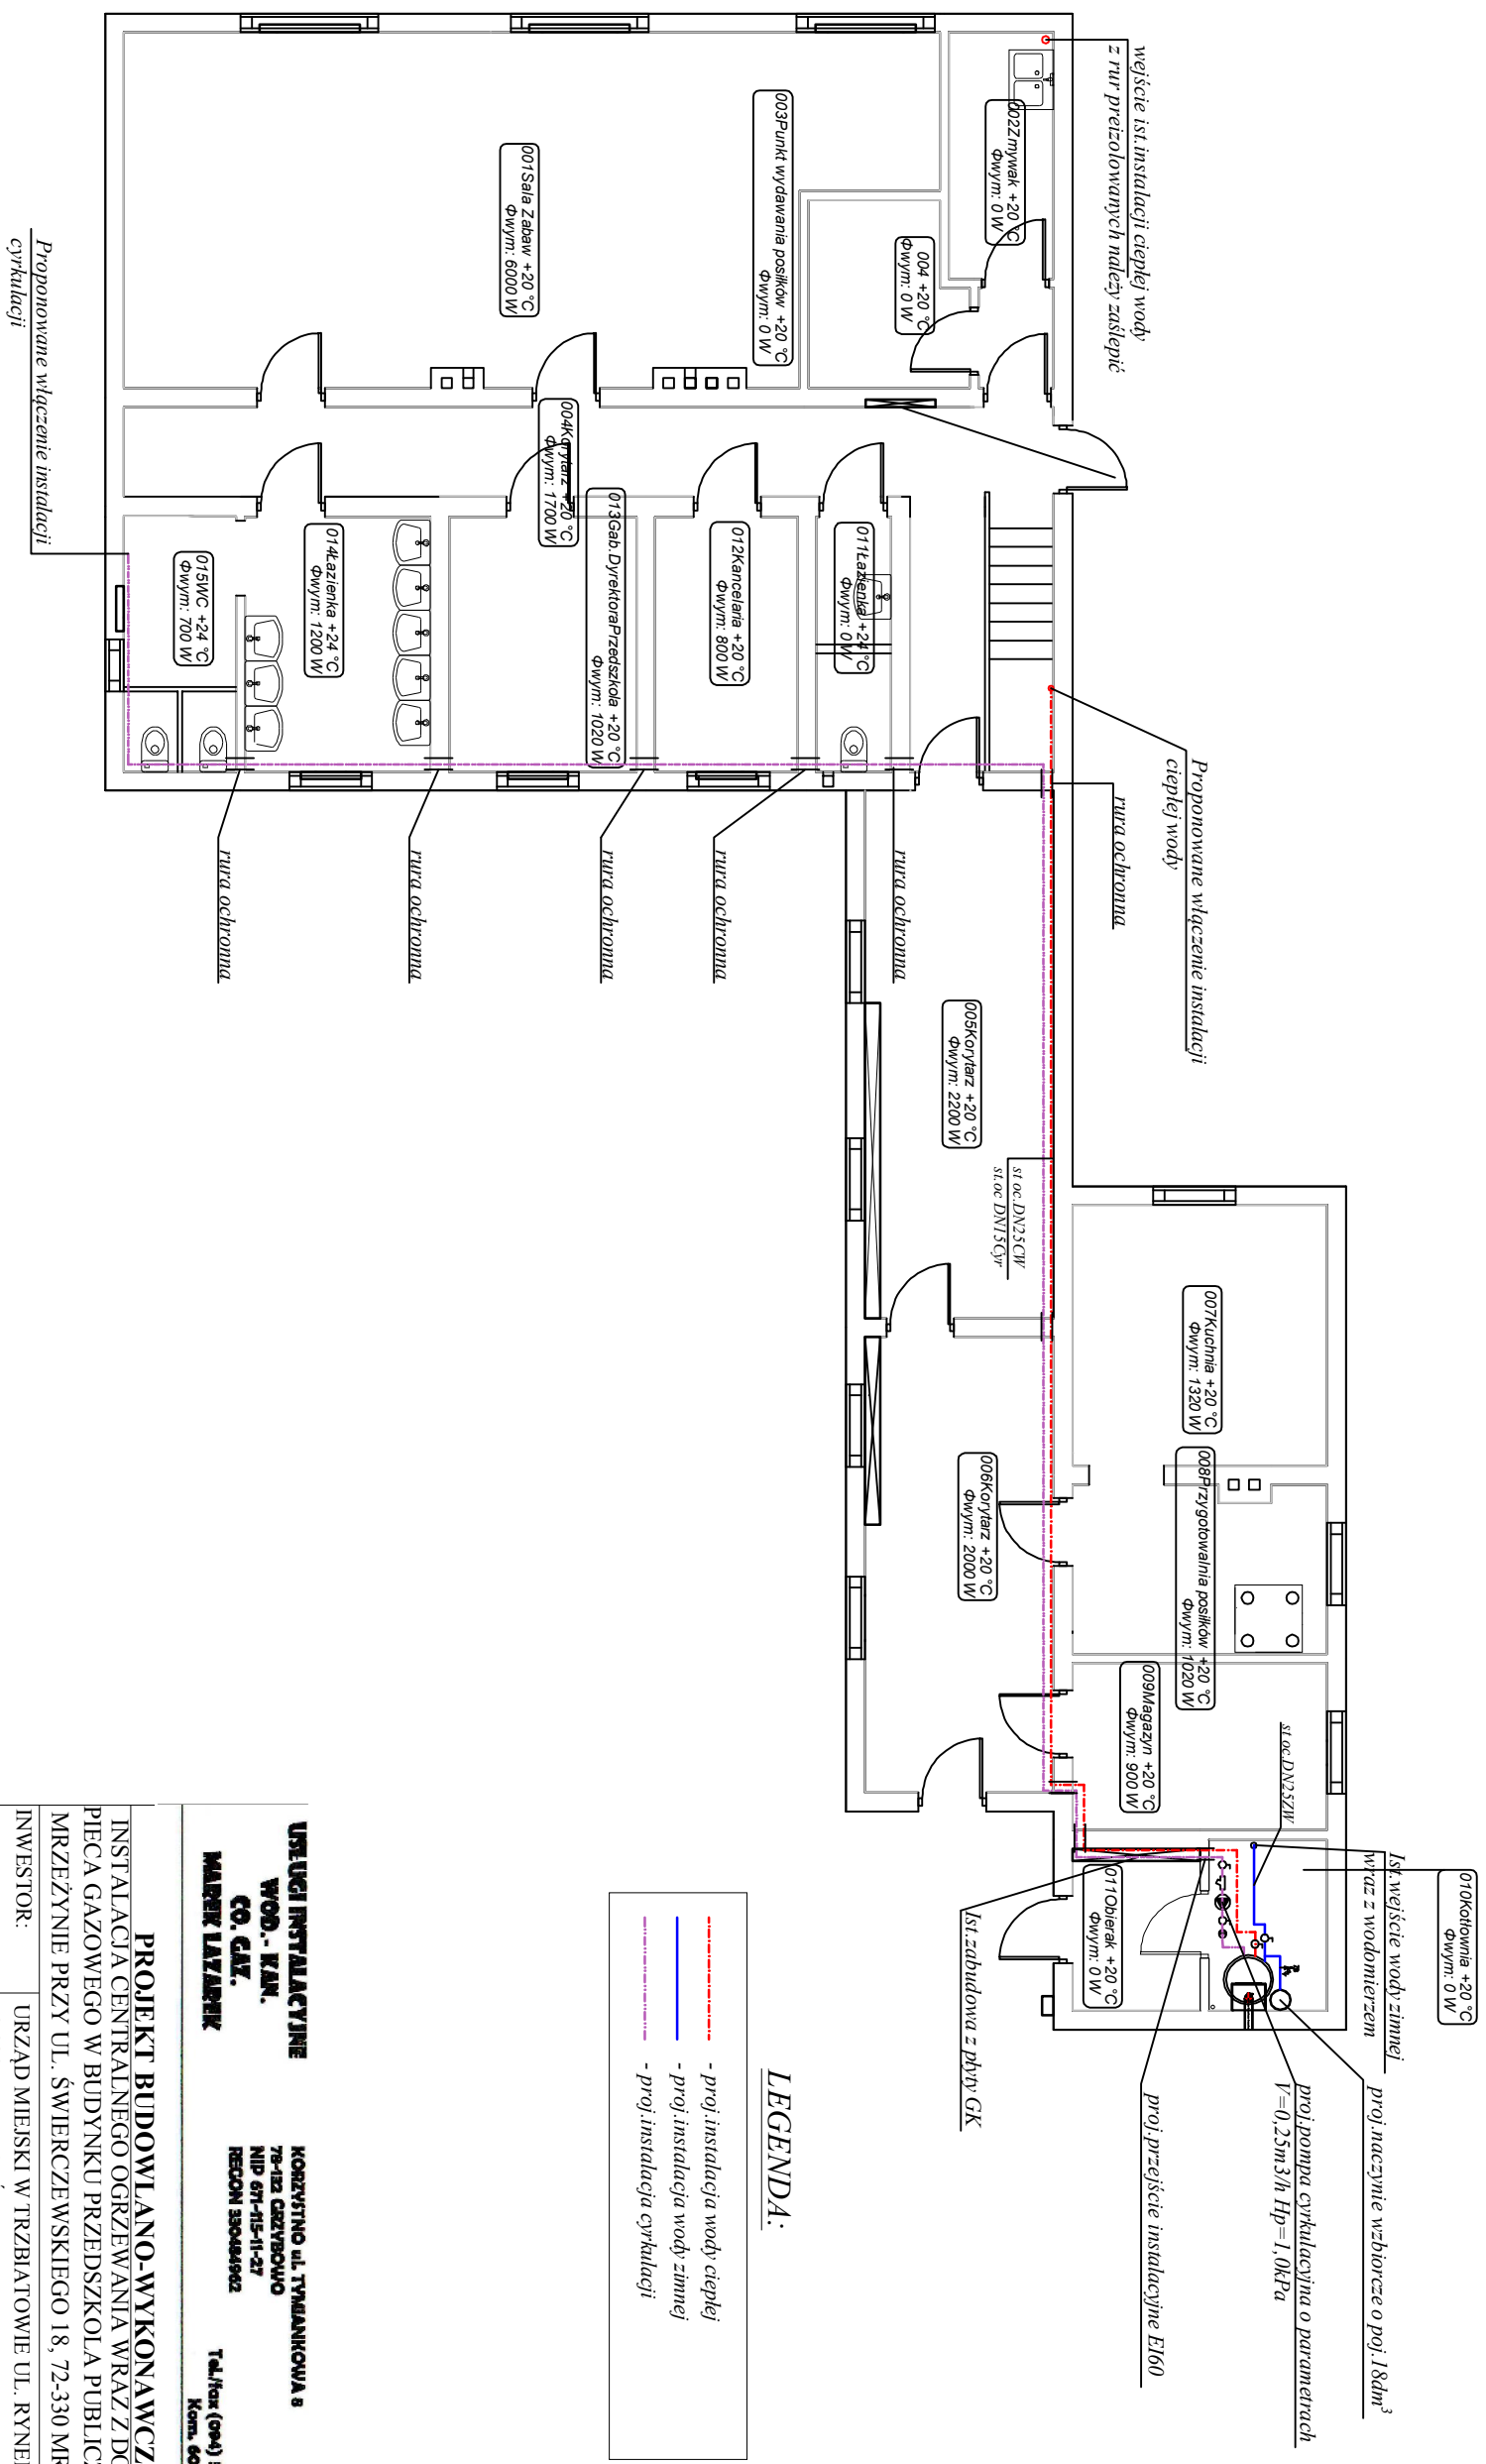

URZĄD INSTALACYJNY WOD.-KAN. CO. GAZ. MAREK ŁAZAREK		KORZYŚCINO, UL. TYMBANKOWA 8 79-432 CZYBOWO NIP 877-415-11-27 REGON 350454902	
TEL./FAX (094) 35 814 91 Kom. 604 795 112			
PROJEKT BUDOWLANO-WYKONAWCZY			
INSTALACJA CENTRALNEGO OGRZEWANIA WRAZ Z DOBOREM PIECIA GAZOWEGO W BUDYNKU PRZEDSZKOLA PUBLICZNEGO W MRZEŻYNIEM PRZY UL. ŚWIERCZEWSKIEGO 18, 72-330 MRZEŻYNO			
INWESTOR:	URZĄD MIEJSKI W TRZBIATOWIE UL. RYNEK 1, 72-320 TRZEBIATÓW		
BRANŻA:	SANITARNIA		
TYTUŁ:	INSTALACJA WODY CIEPŁEJ I CYRKULACJI		
RYСУNKU:	- RZUT PARTERU		
PROJEKTANT:	mgr inż. Rafał Łazarek Nr ewid. ZAP/0221/PWBS/15 w specjalności: instalacji i urządzeń sanitarnych Izb. ZAP/IS/0023/16	PODPIS:	
SPRAWDZAJĄCY:	mgr inż. Łukasz Siśszalek Nr ewid. ZAP/023/PWBS/15 w specjalności instalacji i urządzeń sanitarnych Izb. ZAP/IS/0045/16	PODPIS:	
DATA: 05.2016	SKALA: 1:100	NR RYS.	2