


KOTŁOWNIA GAZOWA
RZUT PARTERU
SKALA 1:100

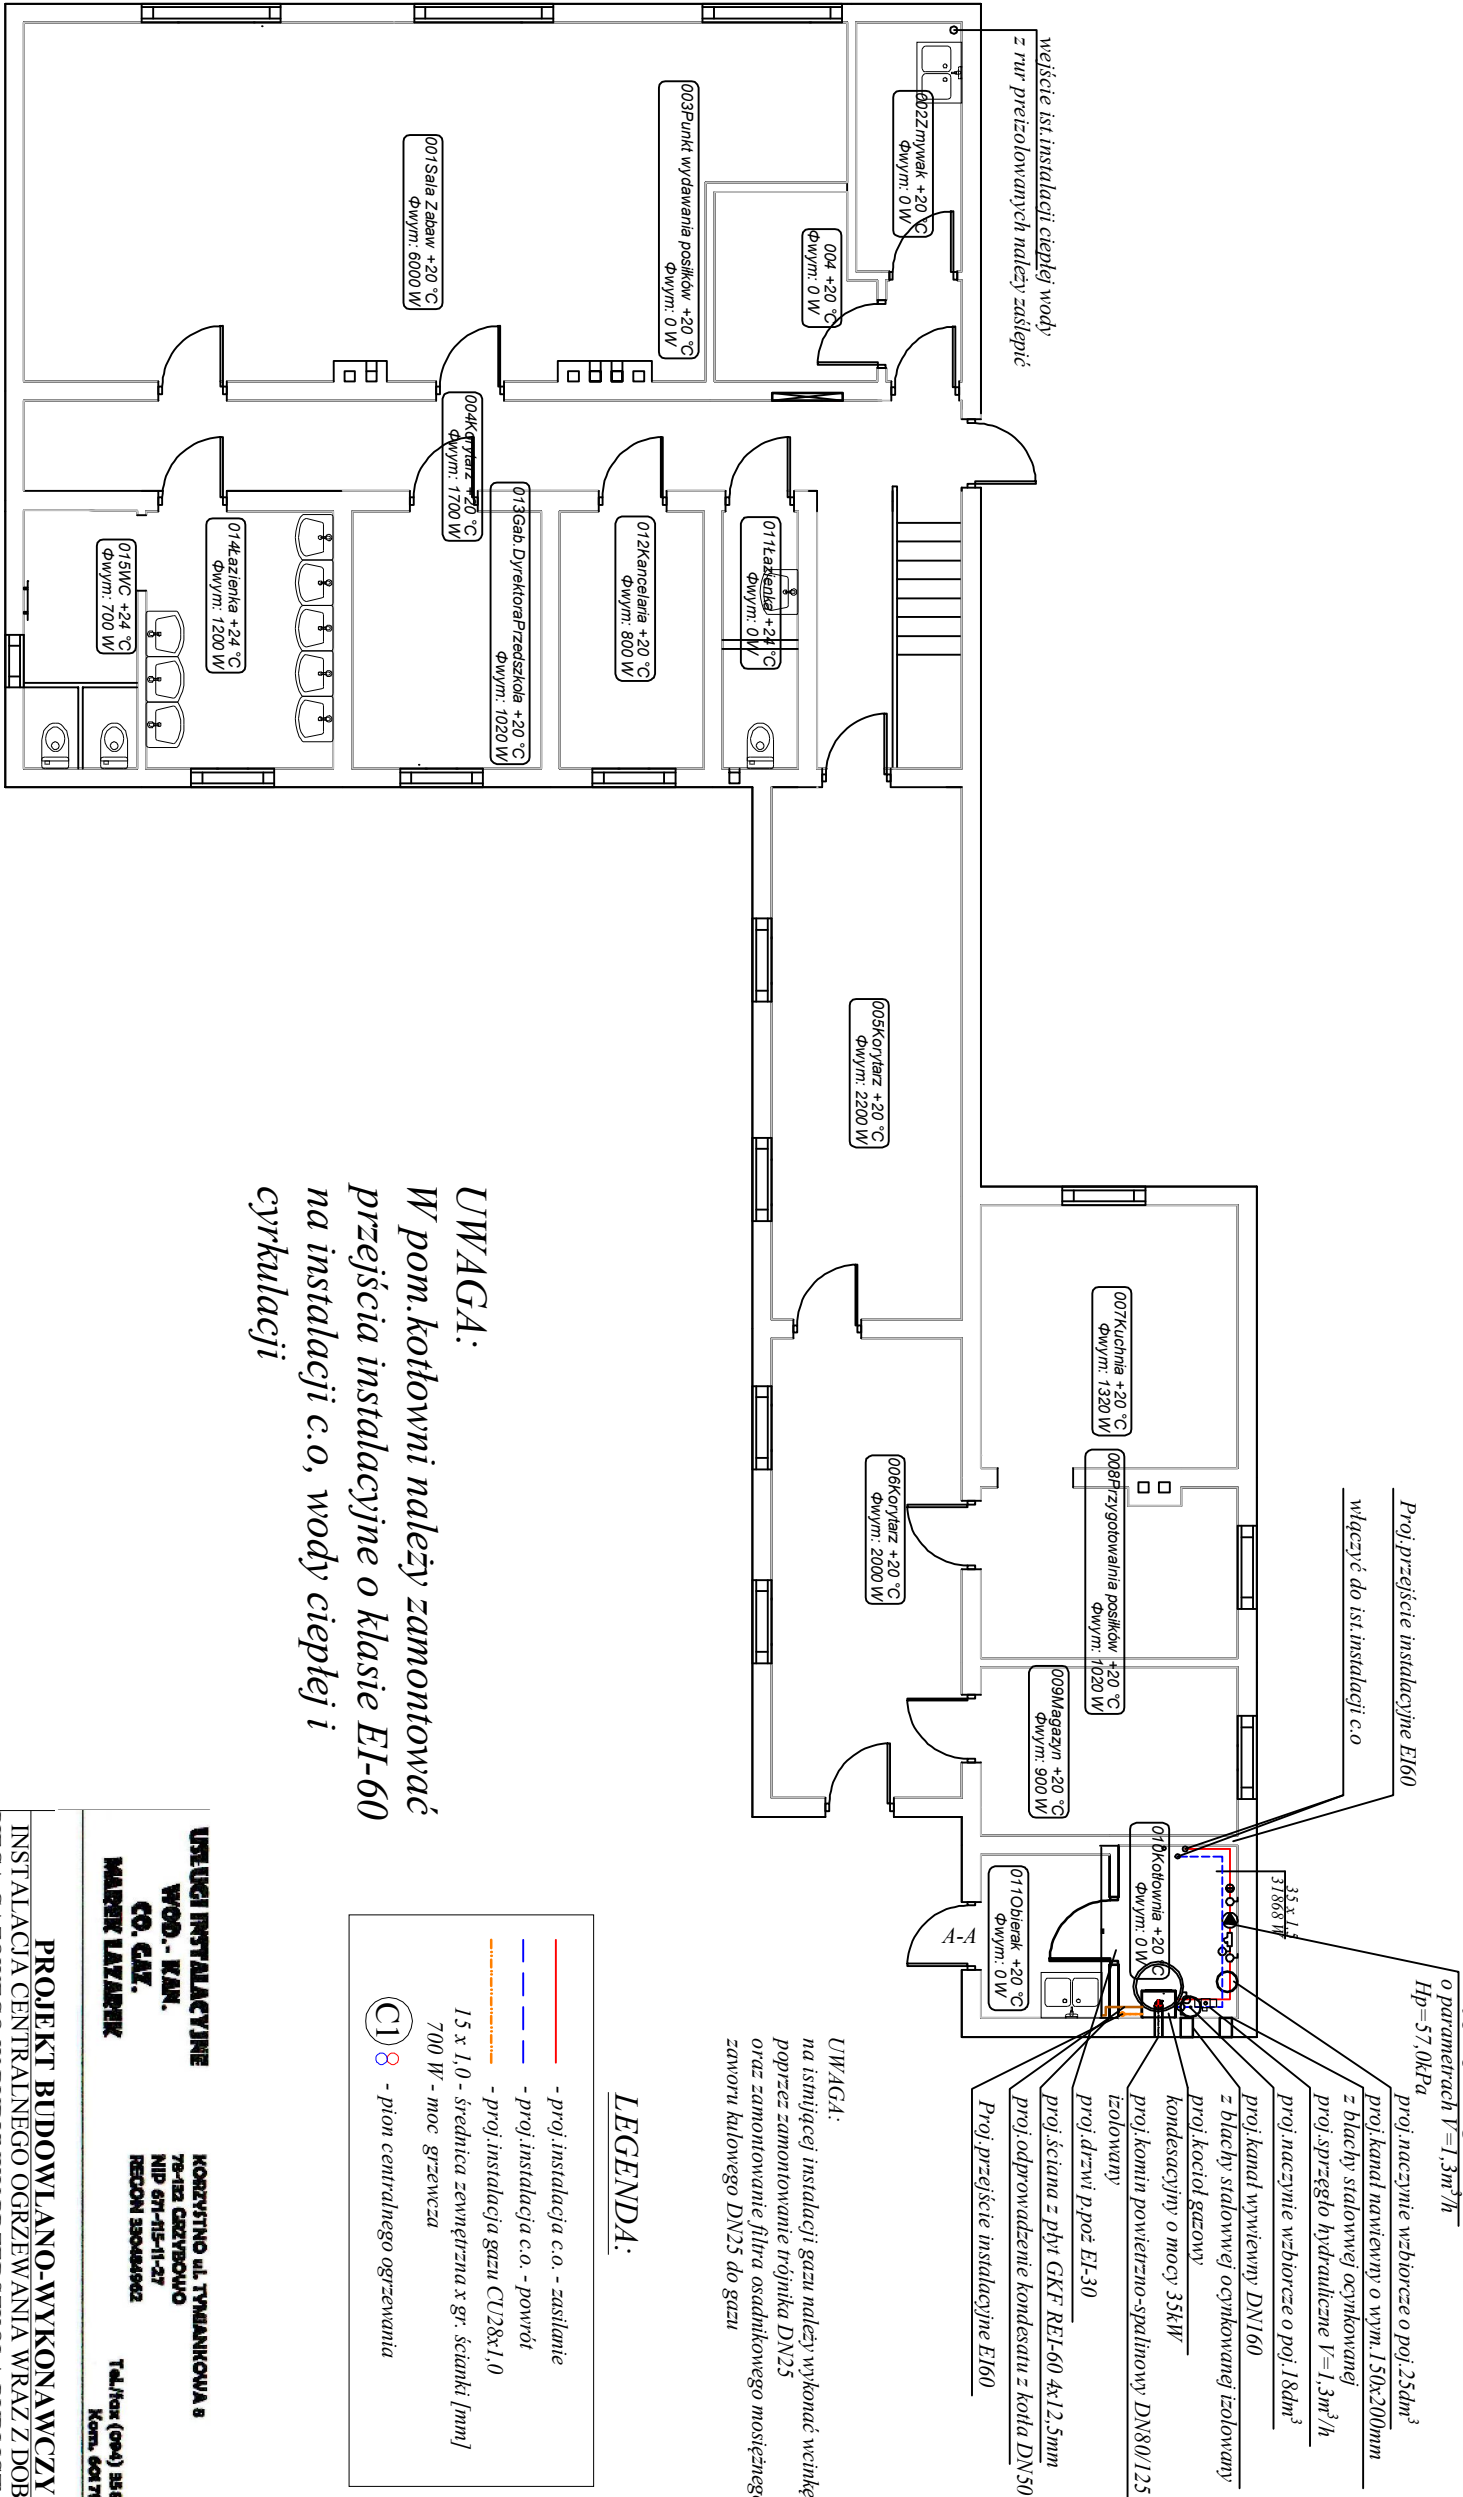

UWAGA:
W pom. kotłowni należy zamontować
przejścia instalacyjne o klasie EI-60
na instalacji c.o., wody ciepłej i
cyrkulacji

URZĄD INSTALACYJNE WOD. - KAN. CO. GAZ. MAREK ŁAZAREK		KORZYŚNINO UL. TYMANIKOWA 8 76-120 CIEŻYBÓŁO NIP 671-15-11-27 REGON 380444902 Tel./fax (094) 33 814 91 Kom. 601 795 112	
PROJEKT BUDOWLANO-WYKONAWCZY			
INSTALACJA CENTRALNEGO OGRZEWANIA WRAZ Z DOBOREM PIECA GAZOWEGO W BUDYNKU PRZEDSZKOLA PUBLICZNEGO W MRZEŻYNIIE PRZY UL. ŚWIERCZEWSKIEGO 18, 72-330 MRZEŻYNO			
INWESTOR:	URZĄD MIEJSKI W TRZEBIATOWIE UL. RYNEK 1, 72-320 TRZEBIATÓW		
BRANŻA:	SANTYARNA		
TYTUŁ RYSUNKU:	KOTŁOWNIA GAZOWA - RZUT PARTERU		
PROJEKTANT:	mgr inż. Rafał Łazarek Nr ewid. ZAP/0221/PWBS/15 w specjalności instalacji i urządzeń sanitarnych Izba: ZAP/IS/0023/16	PODPIŚ:	
SPRAWDZAJĄCY:	mgr inż. Łukasz Saszałek Nr ewid. ZAP/0223/PWBS/15 w specjalności instalacji i urządzeń sanitarnych Izba: ZAP/IS/0045/16	PODPIŚ:	
DATA: 05.2016	SKALA: 1:100	NR RYS.	3