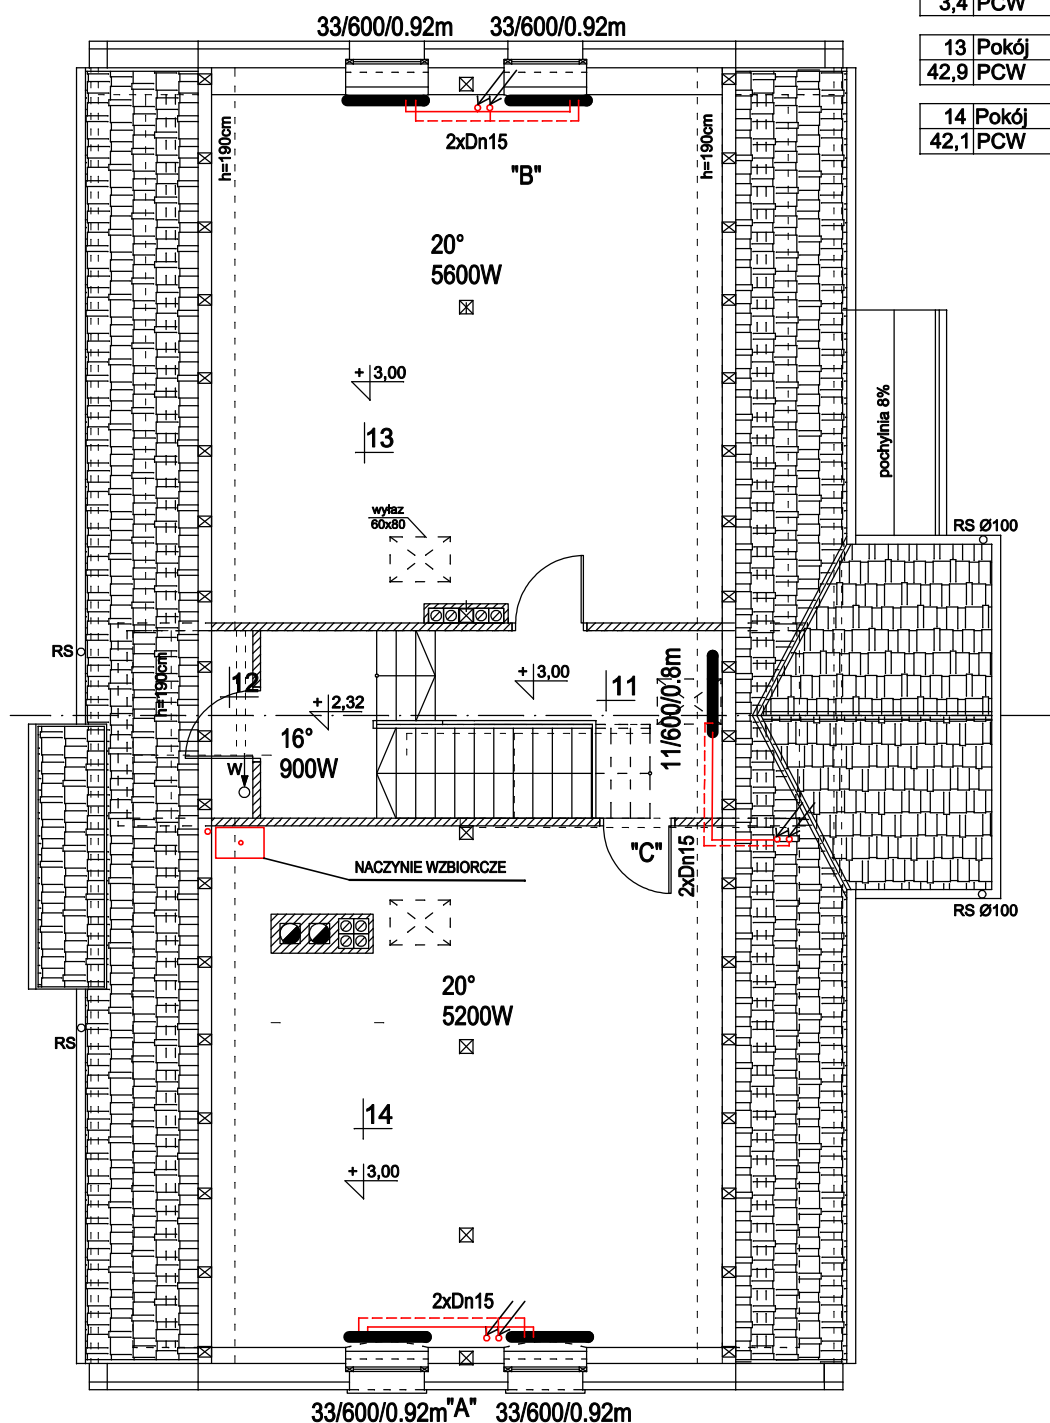

 


 



11	Hall
13,9	Gres
12	Pom. gospod.
3,4	PCW
13	Pokój
42,9	PCW
14	Pokój
42,1	PCW



LEGENDA:

-  ściany istniejące
-  ściany projektowane
-  przewód spalinowy / dymowy Ø270
-  przewody wentylacyjne 20x20cm Ø140
-  w → wentylacja grawitacyjna
-  8w → wentylacja grawitacyjna wspomagana mechanicznie

OBIEKT:	BUDYNEK ŚWIE TLICY WIEJSKIEJ / PRZEBUDOWA CHOMĘTOWO DZIAŁKA NR 170 GMINA TRZEBIATÓW	
ADRES:	BUDOWLANA / SANITARNA - PROJEKT	
BRANŻA:	GMINA TRZEBIATÓW UL. RYNEK 1	SKALA: 1:100
INWESTOR:	mgr inż. Agnieszka Małysa nr upr. 82/Sz/2002	PODPIS:
PROJEKTANT:	mgr inż. Jerzy Nejranowski nr upr. 8/97/Sz	
SPRAWDZIŁ:		
DATA: 11. 2008	RYSUNEK: RZUT PODASZA-INSTALACJA OGRZEWICZA	NR RYSUNKU: 2